

PIANIMETRIA DI RIFERIMENTO

DESTINAZIONE LOCALI	SUPERFICIE LOCALI
PALESTRA	mq. 338,75
DISIMPEGNO	mq. 21,45
SPOGLIATOIO	mq. 28,85
SALA PROFESSORI	mq. 15,15
SERVIZIO PROFESSORI	mq. 8,45
DISIMPEGNO	mq. 10,25
DISIMPEGNO	mq. 14,00
SERVIZIO IGENICO	mq. 23,95
LOCALE ADDOLCITORI	mq. 9,65
SPOGLIATOIO	mq. 17,80
DISIMPEGNO	mq. 4,80
LOCALE PRONTO SOCCORSO	mq. 12,80
DEPOSITO MATT. PALESTRA	mq. 13,50

DIMENSIONE APERTURE ESTERNE	
1,20x2,90	mq. 3,48
1,00x1,80	mq. 1,84
0,80x1,05	mq. 0,83
1,70x3,00	mq. 5,10
1,80x2,90	mq. 5,22
1,20x1,80	mq. 2,16

DIMENSIONE APERTURE INTERNE	
0,90x2,10	
1,25x2,75	
0,80x2,10	
0,70x2,00	
1,15x2,55	
0,75x2,10	
2,00x3,10	

LEGENDA:

- ① individuazione del locale
- ESTINTORE PORTATILE 6Kg polvere
- ESTINTORE PORTATILE 2Kg CO2
- PULSANTE ALLARME ANTINCENDIO
- RIVELATORE DI FUMO
- LUCE DI EMERGENZA
- NASPO ANTINCENDIO
- PIANO DI EVACUAZIONE
- QUADRO ELETTRICO
- PANNELLO ACUSTICO LUMINOSO
- QUADRO RIVELAZIONE INCENDIO
- ALLARME SONORO INCENDIO
- ATTACCO AUTO Pompa
- PERCORSO DI USCITA ORIZZONTALE
- PERCORSO DI USCITA VERSO IL BASSO
- PERCORSO DI USCITA VERSO L'ALTO
- PIUNTO DI RACCOLTA
- USCITA D'EMERGENZA

SERVIZIO EDILIZIA SCOLASTICA

PROVINCIA DI PARMA

LICEO G. D. ROMAGNOSI
Viale Maria Luigia, 1 - Parma


Planimetrie allegate al
Piano di Emergenza Interno
Redatto ai sensi del D.M. 10 marzo 1998

PIANTA PIANO SEMINTERRATO

TAVOLA:
PR 01
formato: A3
scala: 1:100
file:

rev.	data	redatto da:	note:
01	02-2023		Emissione
02	10-2023		sostituisce ed integra la tavola del
03			

Redatto a cura:
Geom. Lucia Siri

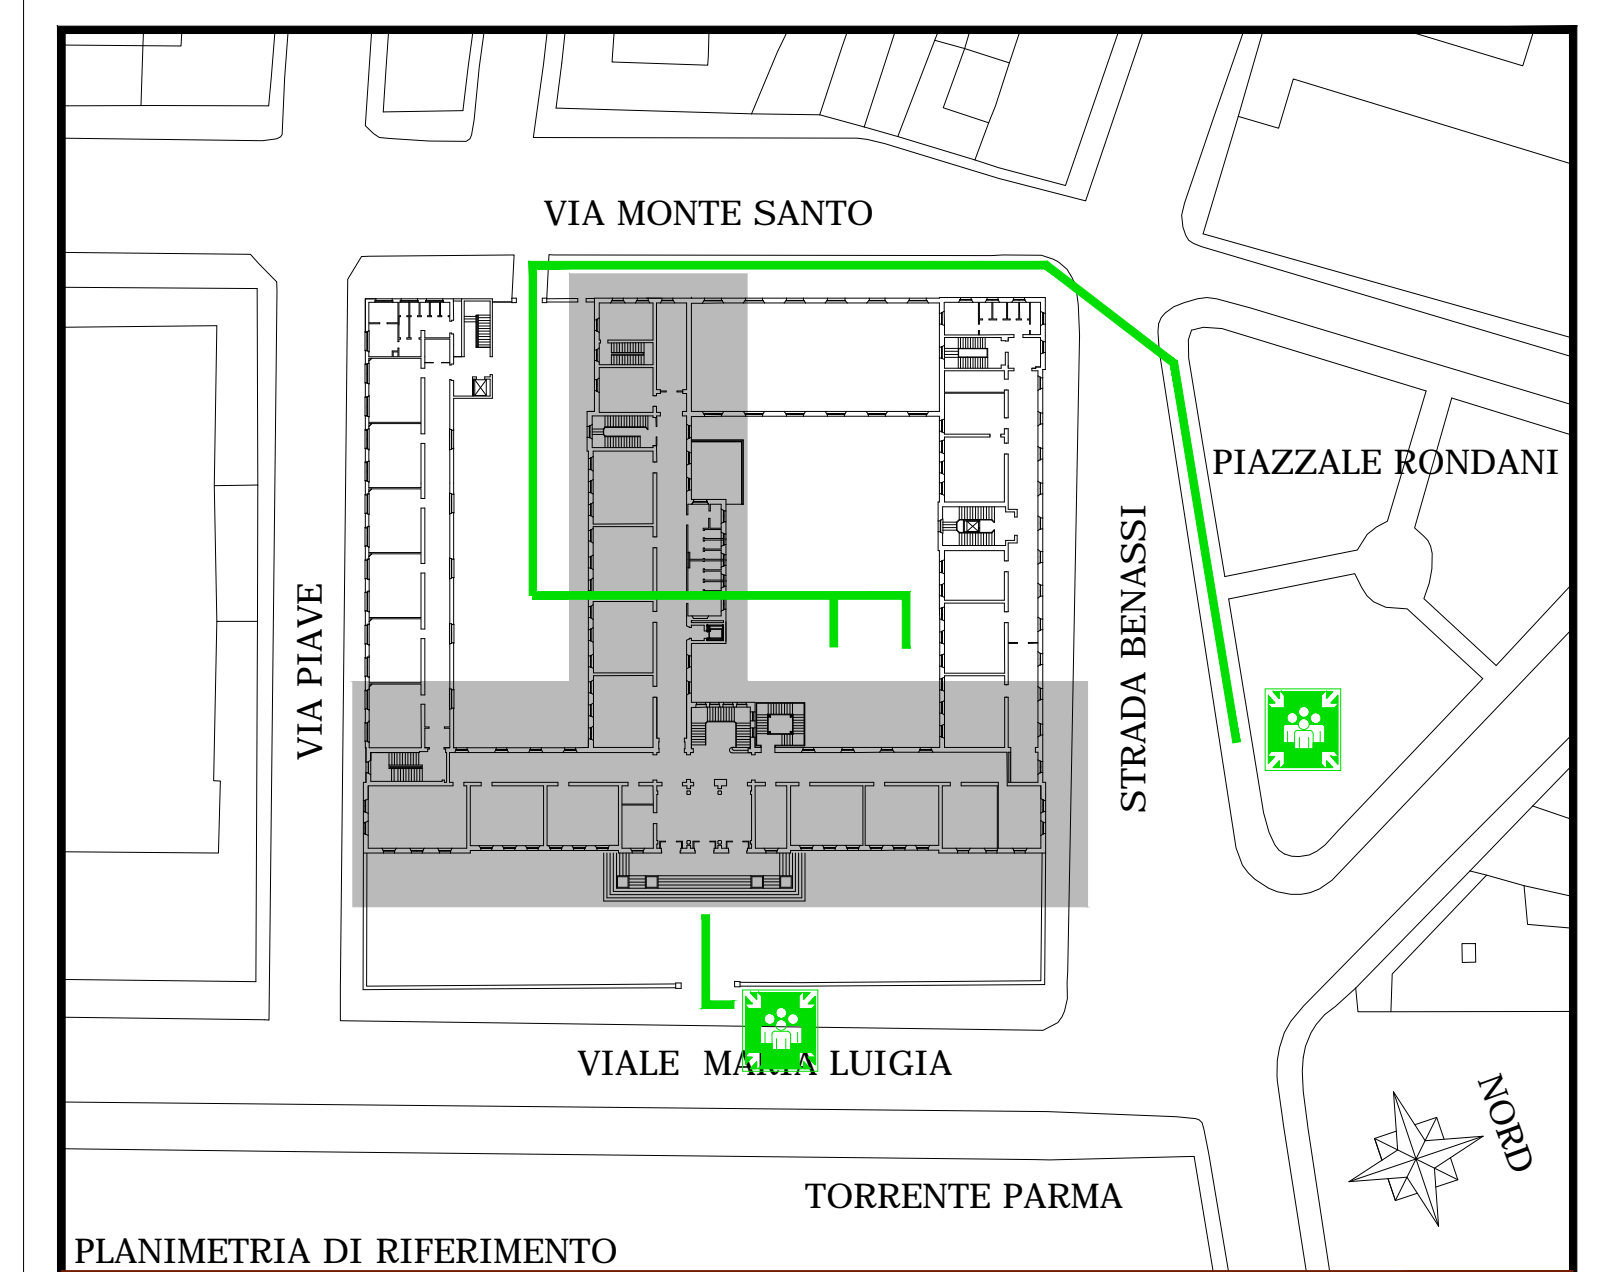

PLANIMETRIA DI RIFERIMENTO

PIANO RALZATO	
DESTINAZIONE LOCALE	SUPERFICIE mq.
1) INGRESSO	71,50
2) SORINERA	16,80
3) LOCALE QUADRI ELETTRICI	6,90
4) AULA	55,15
5) AULA	53,50
6) AULA MULTIMEDIALE	75,20
7) ZONA RIFIUTI DISARMI	23,60
8) AULA	52,30
9) AULA	53,60
10) AULA	41,60
11) AULA	32,35
12) CORRIDORIO	24,90
13) AULA	53,05
14) AULA	52,35
15) AULA	51,75
16) AULA	52,80
17) AULA	29,15
18) AULA	24,25
19) AULA	32,60
20) SERVIZI FEMMINILI	22,30
21) SERVIZI MASCHILI	23,30

DIMENSIONI APERTURE ESTERNE	
1)	2,05x3,90 mq. 8,00
2)	1,86x2,53 mq. 4,70
3)	1,20x2,53 mq. 3,04
4)	0,55x2,53 mq. 1,39
5)	1,36x2,60 mq. 3,54
6)	1,80x4,50 mq. 8,10
7)	1,90x5,90 mq. 11,20
8)	1,60x2,15 mq. 3,46

DIMENSIONI APERTURE INTERNE	
1)	1,20x2,57
2)	2,28x4,90
3)	1,20x3,90
4)	1,20x4,50
5)	0,80x2,00
6)	0,70x2,00
7)	1,12x2,50

LEGENDA:
 (1) individuazione del locale


- ESTINTORE PORTATILE 6Kg polvere
- ESTINTORE PORTATILE 2Kg CO2
- PULSANTE ALLARME ANTINCENDIO
- RIVELATORE DI FUMO
- LUCE DI EMERGENZA
- NASPO ANTINCENDIO
- PIANO DI EVACUAZIONE
- QUADRO ELETTRICO
- PANNELLO ACUSTICO LUMINOSO
- QUADRO RIVELAZIONE INCENDIO
- ALLARME SONORO INCENDIO
- ATTACCO AUTOPOMPA
- PERCORSO DI USCITA ORIZZONTALE
- PERCORSO DI USCITA VERSO IL BASSO
- PERCORSO DI USCITA VERSO L'ALTO
- PUNTO DI RACCOLTA
- USCITA D'EMERGENZA

SERVIZIO EDILIZIA SCOLASTICA
PROVINCIA DI PARMA
LICEO G. D. ROMAGNOSI
 Viale Maria Luigia, 1 - Parma



Planimetrie allegatale al
Piano di Emergenza Interno
 Redatto ai sensi del D.M. 10 marzo 1998

PIANTA PIANO RALZATO		TAVOLA:
		PR 02
formato	scala	file:
	1:100	
rev.	data	redatto da:
01	02-2023	
02	10-2023	
03		
Redatto a cura:		note:
Geom. Lucia Srti		Emissione sostituisce ed integra la tavola del

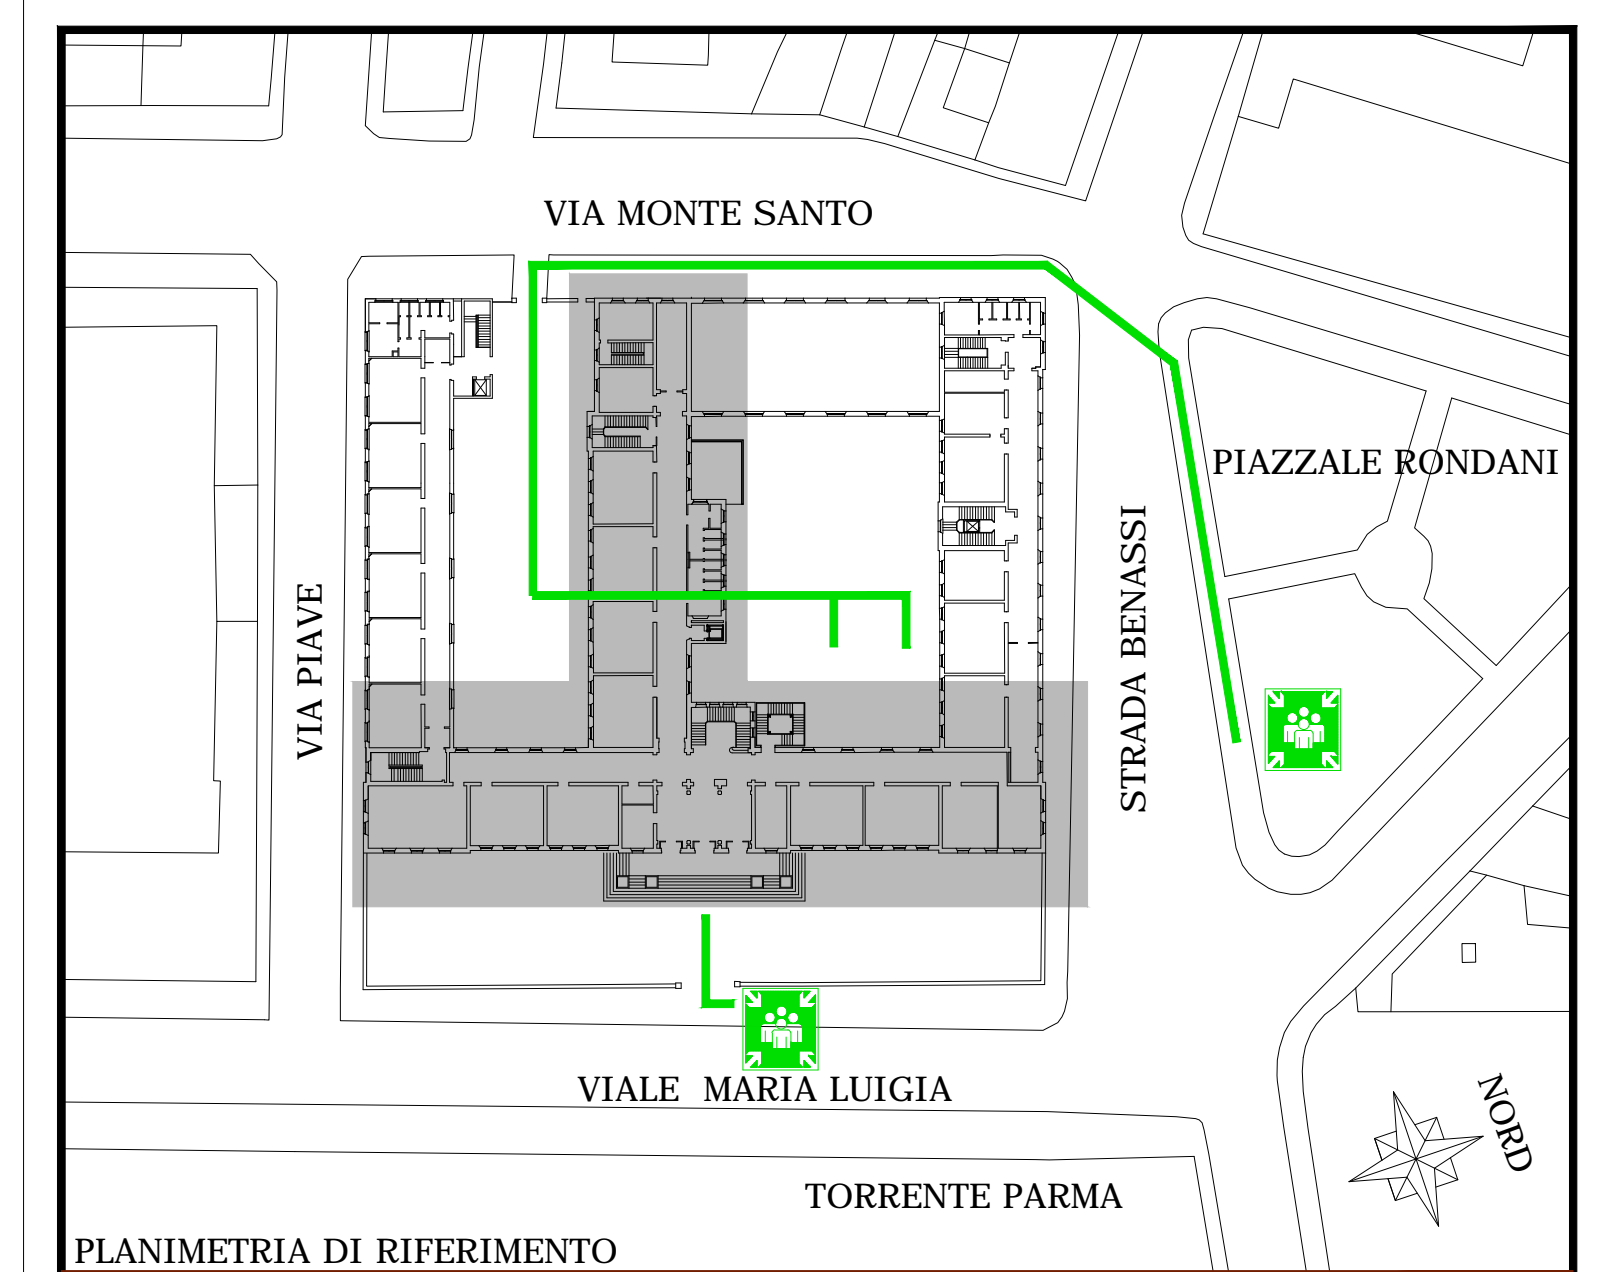

PLANIMETRIA DI RIFERIMENTO

PIANO PRIMO	
DESTINAZIONE LOCALI	SUPERFICIE LOCALI
① PRESELENZA	mq. 48,00
② SEGRETERIA	mq. 49,80
③ SEGRETERIA	mq. 50,95
④ AULA BOCCINI	mq. 53,50
⑤ AULA BOCCINI	mq. 74,85
⑥ UFFICIO DIR. AMMINISTRATIVO	mq. 23,75
⑦ AULA STUDIO	mq. 108,55
⑧ LABORATORIO FISICA	mq. 75,20
⑨ SALA SERVER	mq. 26,00
⑩ DISIMPIENO	mq. 77,20
⑪ DISIMPIENO	mq. 122,00
⑫ DISIMPIENO SCALE	mq. 25,00
⑬ DISIMPIENO	mq. 104,30
⑭ AULA	mq. 54,70
⑮ DEPOSITO MAT. NON COMBUST.	mq. 17,70
⑯ AULA CHIMICA	mq. 50,30
⑰ CABINETTO CHIMICA	mq. 18,45
⑱ AULA	mq. 20,80
⑲ AULA	mq. 50,50
⑳ DISIMPIENO	mq. 12,80
㉑ AULA	mq. 50,85
㉒ AULA	mq. 48,30
㉓ SERVIZI FEMMINILI	mq. 22,30
㉔ SERVIZI MASCHILI	mq. 23,30

DIMENSIONI APERTURE ESTERNE	
① 1,36x3,93	mq. 5,31
② 1,26x2,53	mq. 3,19
③ 1,20x2,53	mq. 3,04
④ 0,56x2,53	mq. 1,39
⑤ 1,14x1,60	mq. 1,84
⑥ 1,80x2,15	mq. 3,86

DIMENSIONI APERTURE INTERNE	
① 1,20x2,70	
② 1,20x2,40	
③ 1,20x2,45	
④ 1,20x2,35	
⑤ 2,00x1,00	
⑥ 0,80x2,00	
⑦ 0,70x2,00	
⑧ 0,50x2,00	

- ESTINTORE PORTATILE 6Kg polvere
- ESTINTORE PORTATILE 2Kg CO2
- PULSANTE ALLARME ANTINCENDIO
- RILEVATORE DI FUMO
- LUCE DI EMERGENZA
- NASPO ANTINCENDIO
- PIANO DI EVACUAZIONE
- QUADRO ELETTRICO
- PANNELLO ACUSTICO LUMINOSO
- QUADRO RIVELAZIONE INCENDIO
- ALLARME SONORO INCENDIO
- ATTACCO AUTOPOMPA
- PERCORSO DI USCITA ORIZZONTALE
- PERCORSO DI USCITA VERSO IL BASSO
- PERCORSO DI USCITA VERSO L'ALTO
- PUNTO DI RACCOLTA
- USCITA D'EMERGENZA



LEGENDA:
 ① individuazione del locale

SERVIZIO EDILIZIA SCOLASTICA

LICEO G. D. ROMAGNOSI
 Viale Maria Luigia, 1 - Parma

Planimetrie allegate al
Piano di Emergenza Interno

PIANTA PIANO PRIMO		TAVOLA: PR 03
		formato scala file: A3 1:100
rev. data	redatto da:	note:
01 02-2023		Emissione
02 10-2023		sostituisce ed integra la tavola del
03		
Redatto a cura: Geom. Lucia Siri		

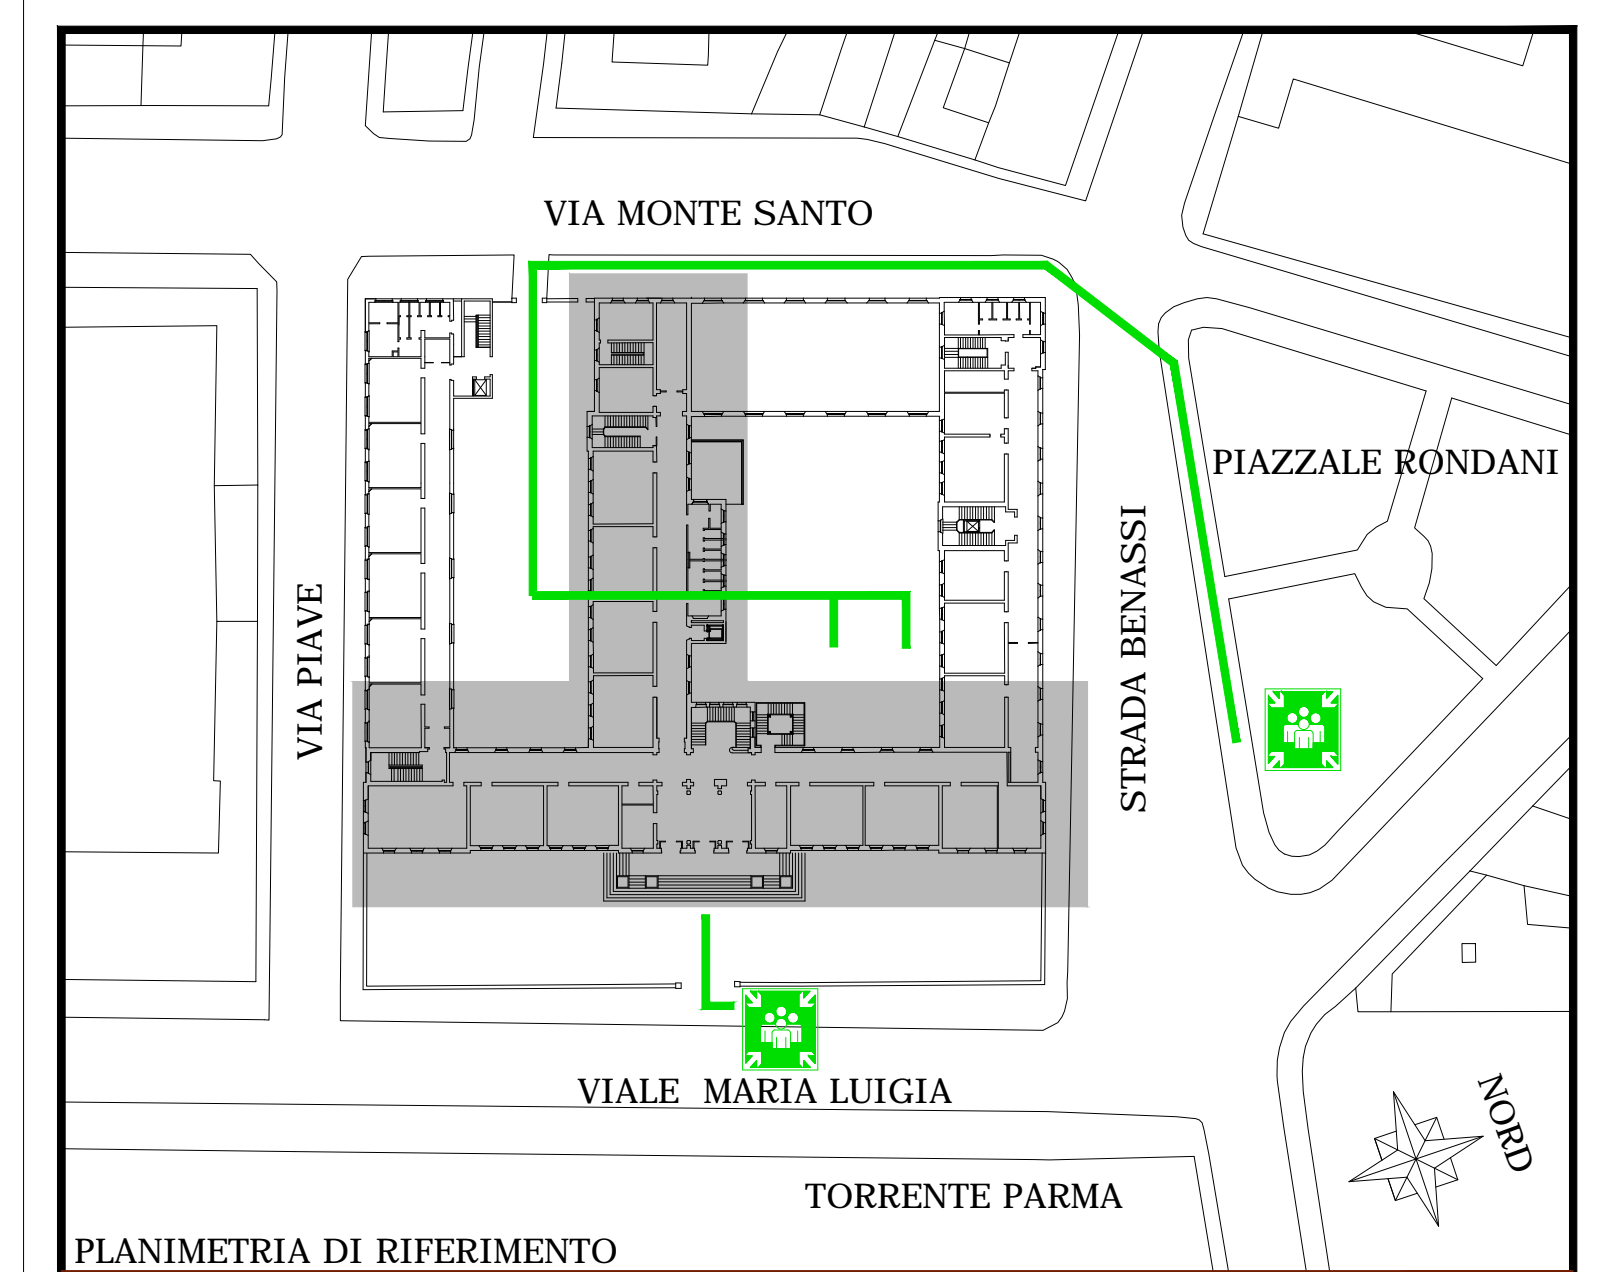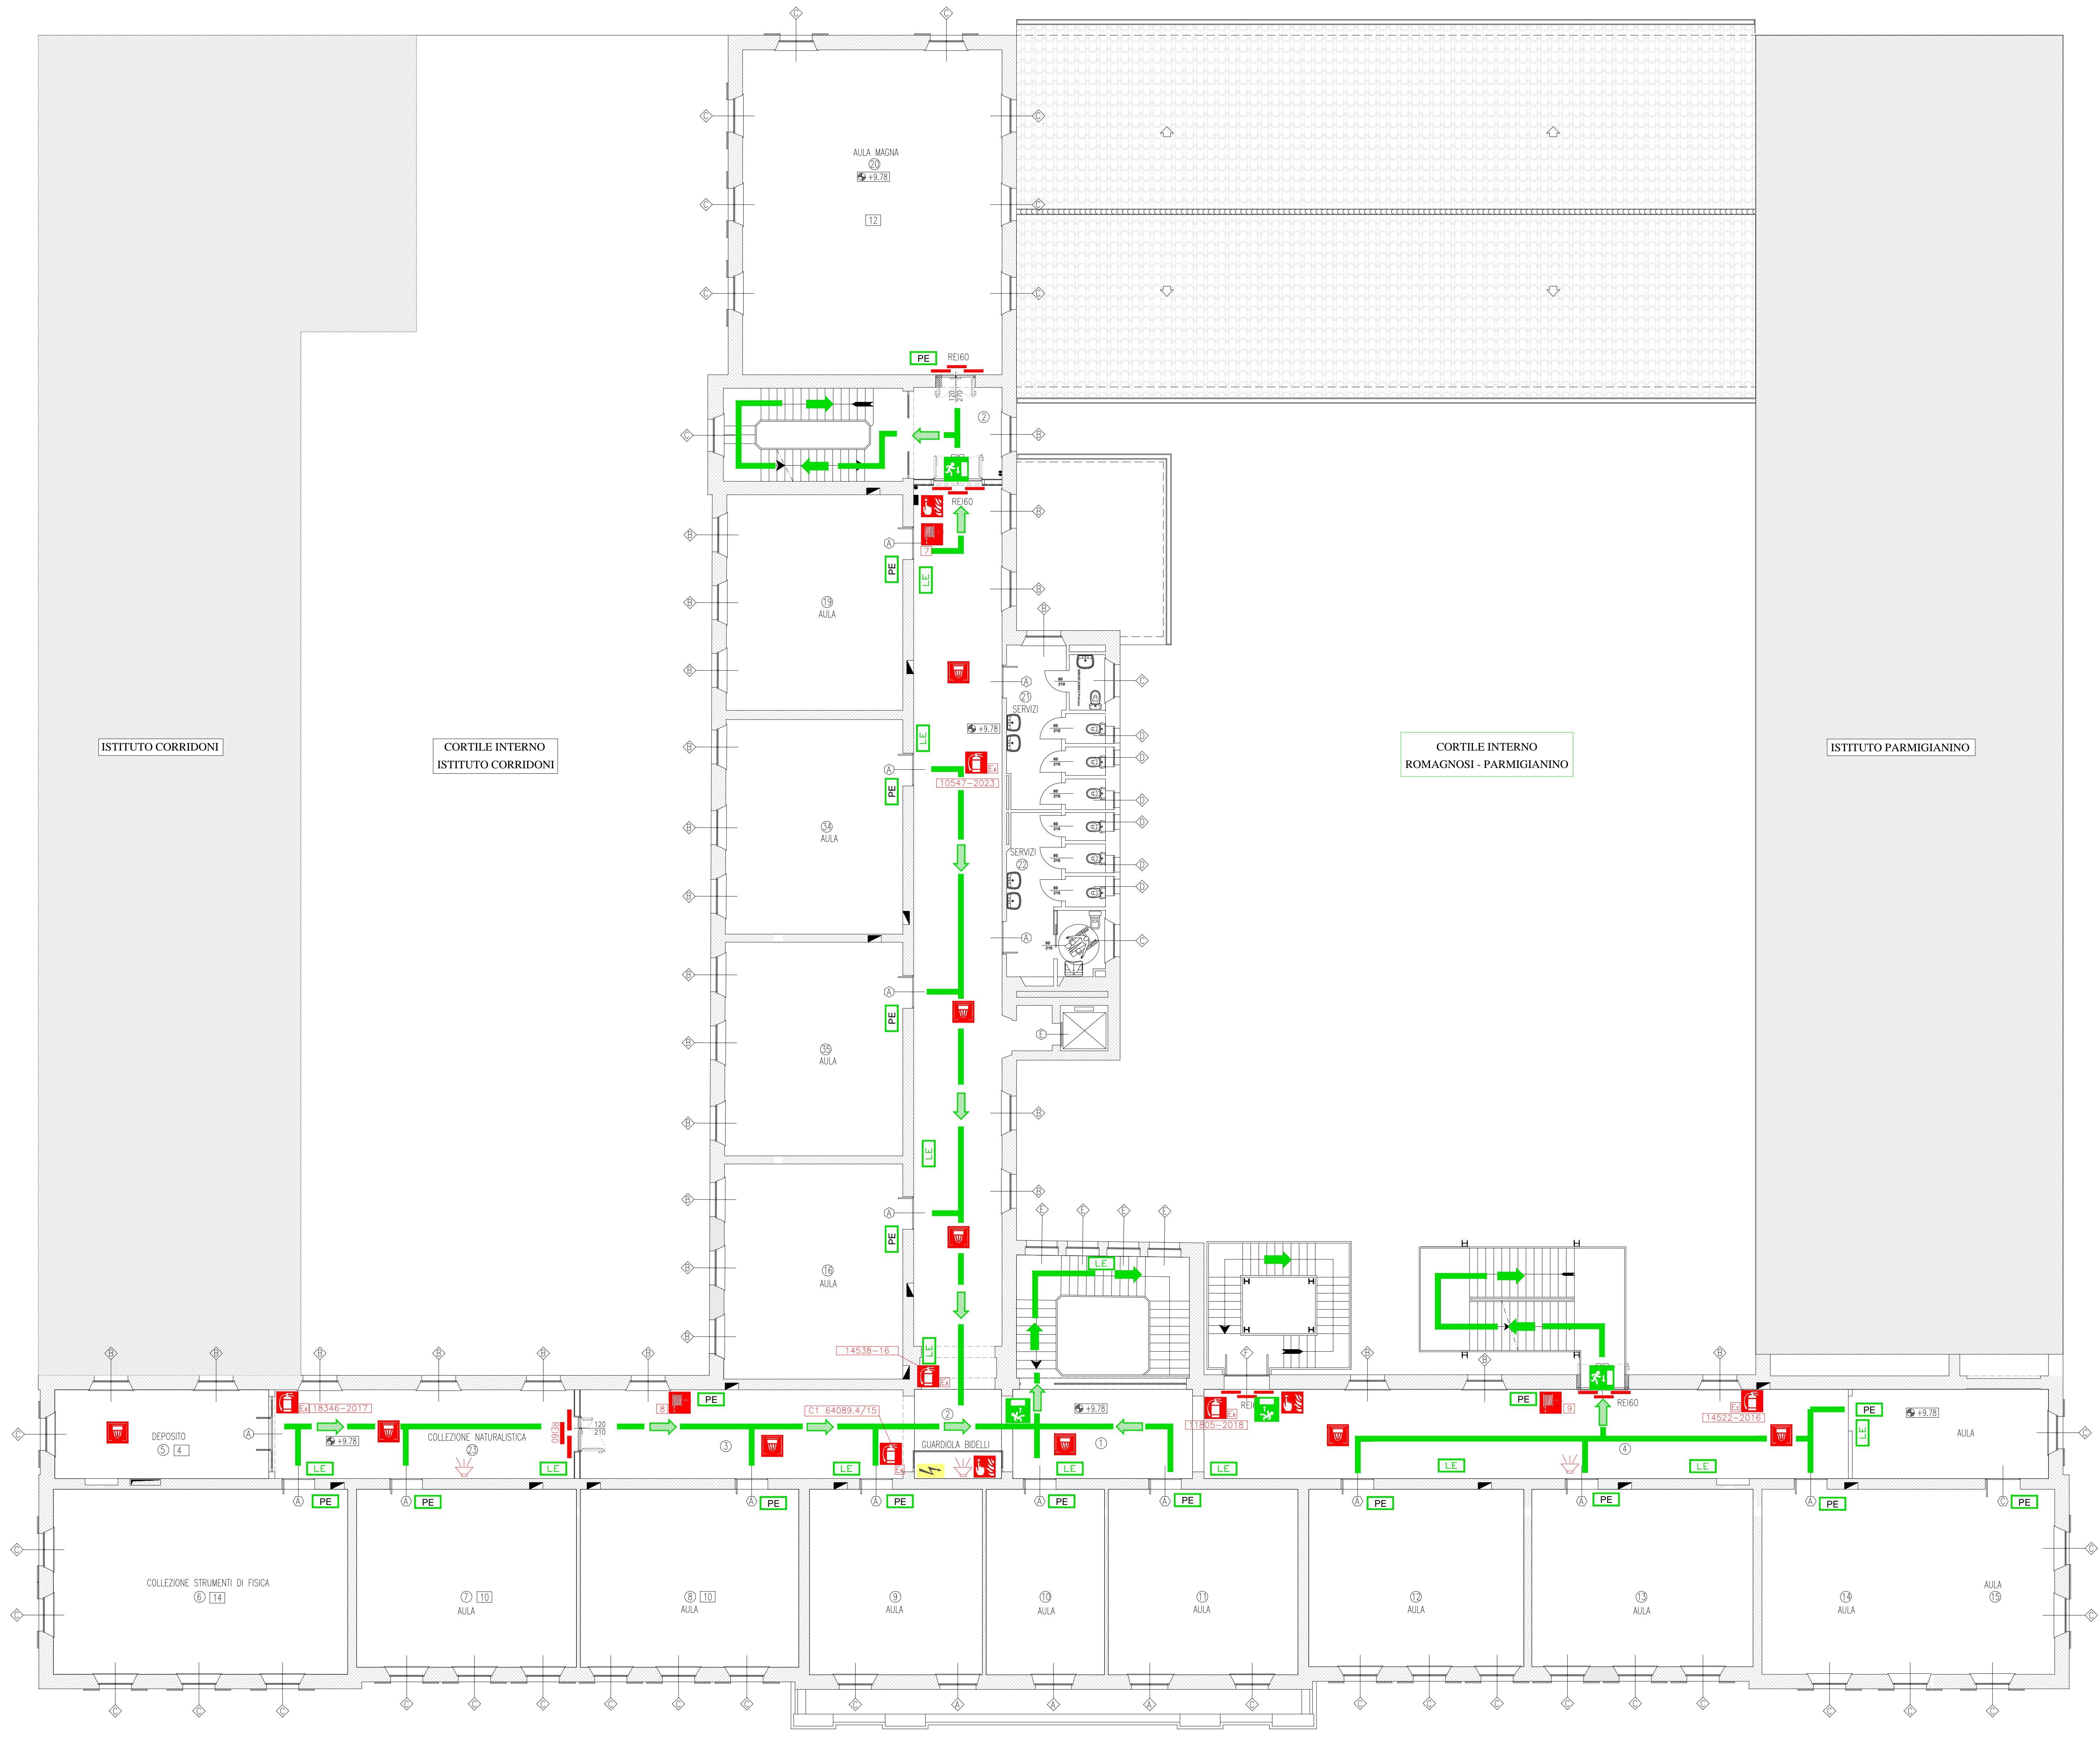

PLANIMETRIA DI RIFERIMENTO

PIANO SECONDO	
DESTINAZIONE LOCALI	SUPERFICIE LOCALI
DISPENSIO SCALE	mq. 29,00
DISPENSIO	mq. 33,40
DISPENSIO	mq. 39,63
DISPENSIO	mq. 104,30
COLLEZIONE NATURALE	mq. 26,25
COLLEZIONE STRUM. FIS.	mq. 75,30
COLLEZIONE NATURAL.	mq. 54,15
AULA	mq. 53,80
AULA	mq. 44,35
AULA	mq. 30,35
AULA	mq. 48,70
AULA	mq. 52,80
AULA	mq. 54,30
AULA	mq. 43,95
AULA	mq. 31,00
AULA	mq. 53,30
AULA	mq. 52,55
AULA	mq. 52,90
AULA	mq. 52,50
AULA MARCA	mq. 121,90
SERVIZI FEMMINILI	mq. 22,30
SERVIZI MASCHILI	mq. 23,30
COLLEZIONE NATURAL.	mq. 23,30

DIMENSIONI APERTURE ESTERNE	
Ø 1.35x2.53	mq. 5,31
Ø 1.80x2.53	mq. 4,59
Ø 1.20x2.53	mq. 3,04
Ø 0.55x2.53	mq. 1,39
Ø 1.14x2.60	mq. 2,94
Ø 1.80x2.15	mq. 3,46

DIMENSIONI APERTURE INTERNE	
Ø 1.20x2.70	
Ø 1.20x2.70	
Ø 1.30x2.70	
Ø 0.70x2.00	
Ø 0.80x2.00	

LEGENDA:

- ⊙ individuazione del locale
- ESTINTORE PORTATILE 6Kg polvere
- ESTINTORE PORTATILE 2Kg CO2
- PULSANTE ALLARME ANTINCENDIO
- RIVELATORE DI FUMO
- LUCE DI EMERGENZA
- NASPO ANTINCENDIO
- PIANO DI EVACUAZIONE
- QUADRO ELETTRICO
- PANNELLO ACUSTICO LUMINOSO
- QUADRO RIVELAZIONE INCENDIO
- ALLARME SONORO INCENDIO
- ATTACCO AUTOPOMPA
- PERCORSO DI USCITA ORIZZONTALE
- PERCORSO DI USCITA VERSO IL BASSO
- PERCORSO DI USCITA VERSO L'ALTO
- PIUNTO DI RACCOLTA
- USCITA D'EMERGENZA

SERVIZIO EDILIZIA SCOLASTICA

PROVINCIA DI PARMA



LICEO G. D. ROMAGNOSI
Viale Maria Luigia, 1 - Parma

Planimetrie allegatae al
Piano di Emergenza Interno
Redatto ai sensi del D.M. 10 marzo 1998

PIANTA PIANO SECONDO	TAVOLA:
	PR 04
formato:	A3
scala:	1:100
file:	

rev.	data	redatto da:	note:
01	02-2023		Emissione
02	10-2023		sostituisce ed integra la tavola del
03	01-2024		aggiornamento flusso di esodo

Redatto a cura:
Geom. Lucia Srti

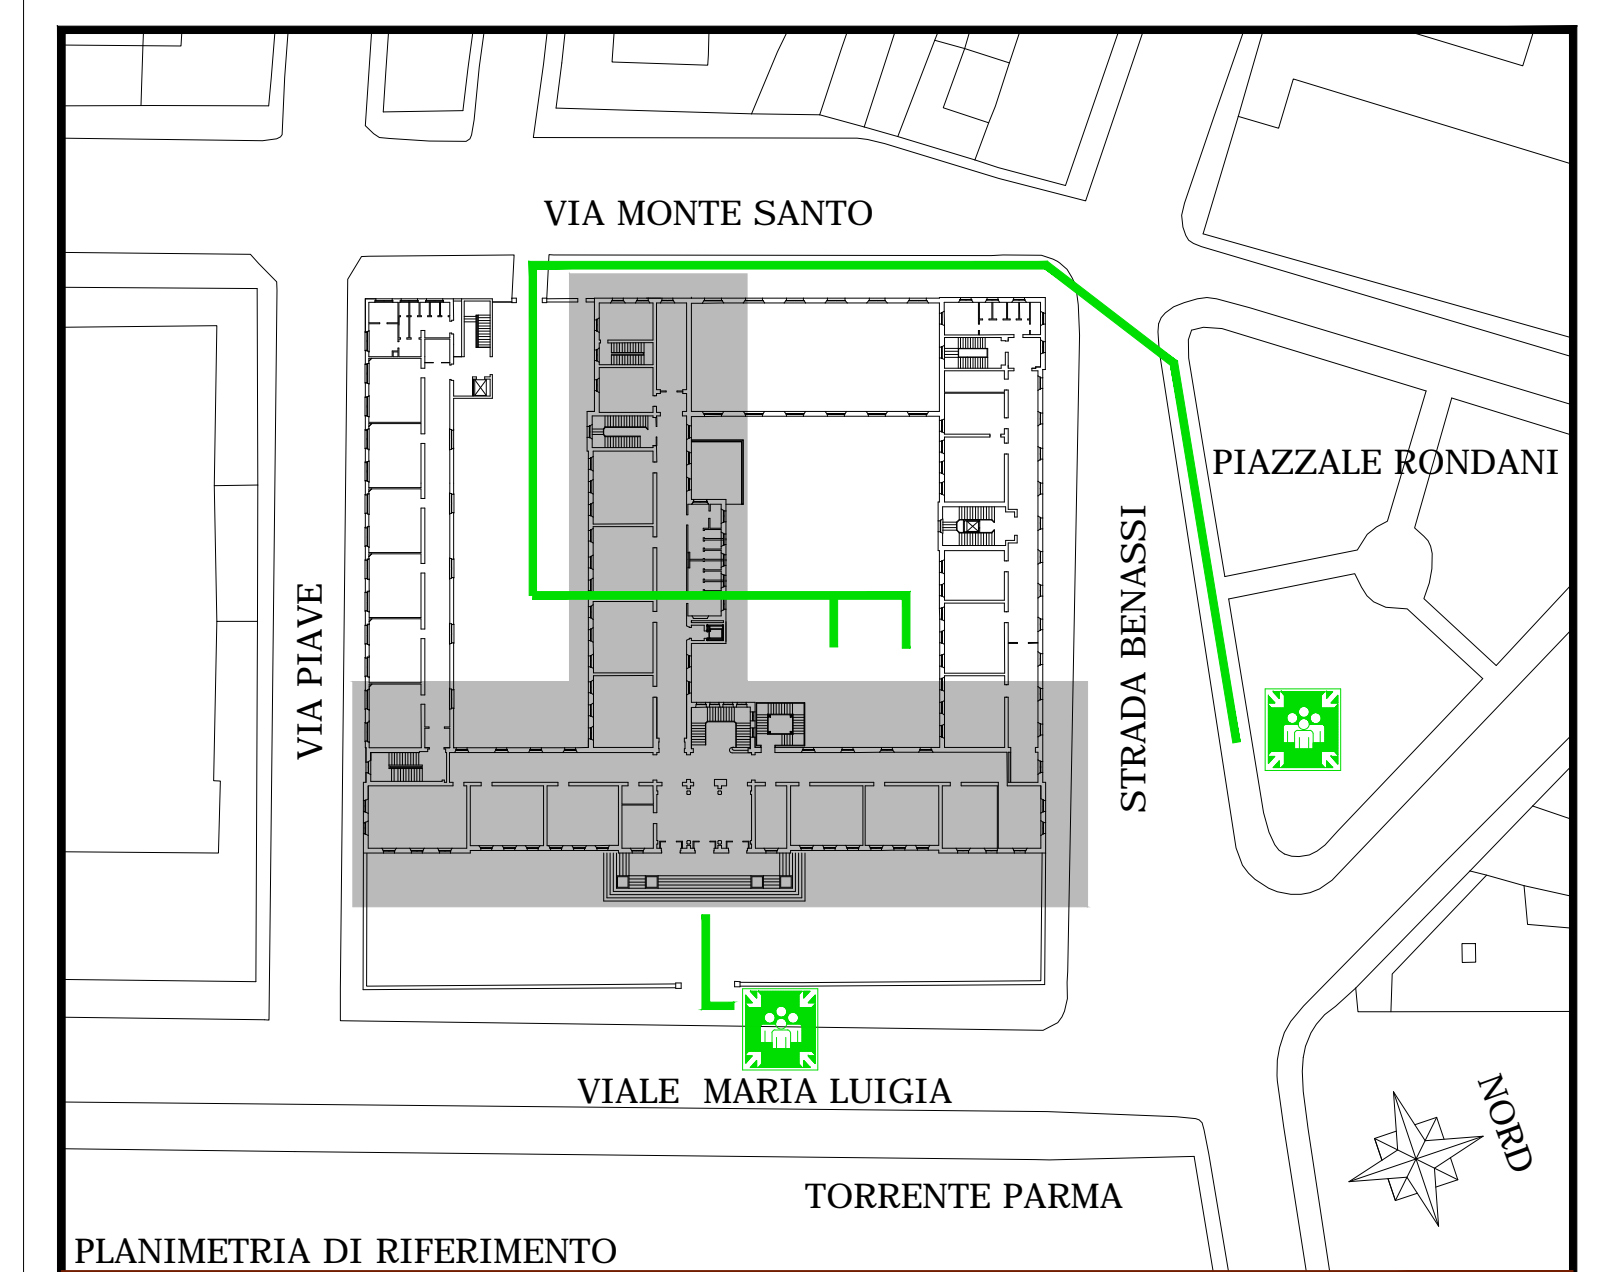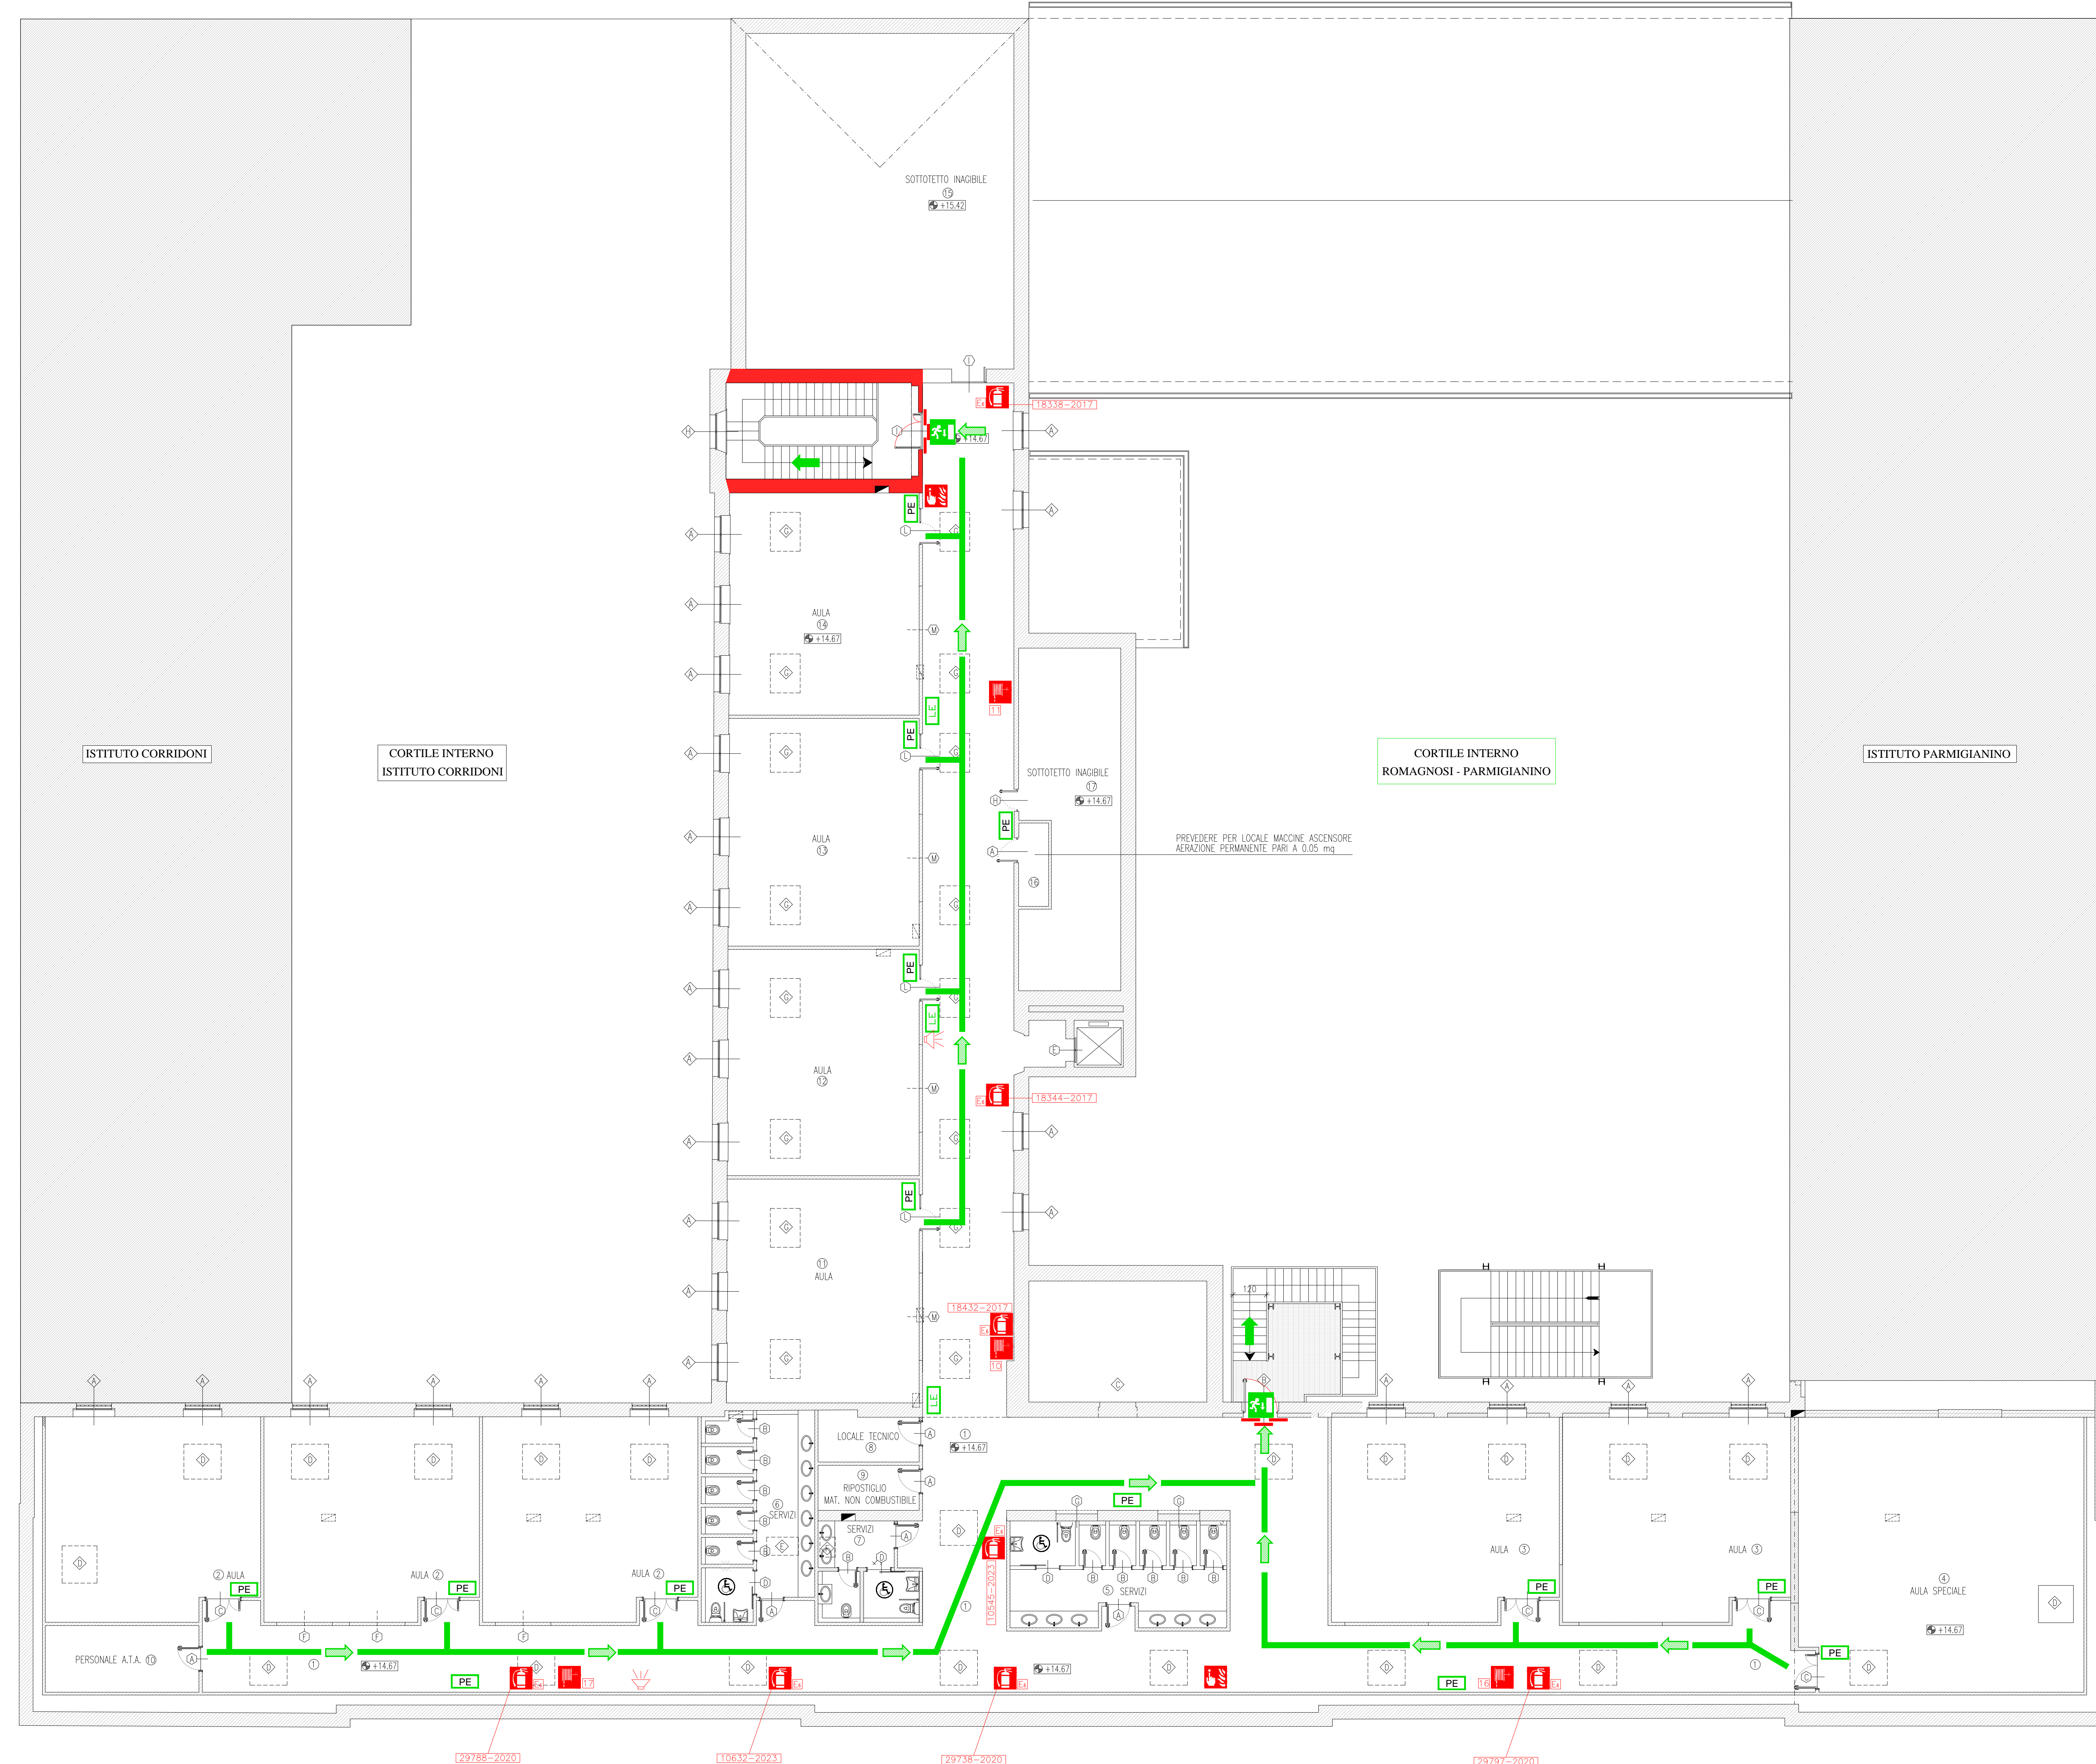

PLANIMETRIA DI RIFERIMENTO

DESTINAZIONE LOCALI	SUPERFICIE LOCALI
01 DISPENSA	mq. 345,00
02 AULA	mq. 34,40
03 AULA	mq. 38,00
04 AULA SPECIALE	mq. 100,00
05 SERVIZI MASCHI	mq. 28,70
06 SERVIZI FEMMINE	mq. 28,30
07 SERVIZI RISONANTI	mq. 12,00
08 LOCALI TECNICI	mq. 6,40
09 RISTORANTE M. NON C.	mq. 6,00
10 PERSONALE A.T.A.	mq. 11,30
11 AULA	mq. 55,85
12 AULA	mq. 56,20
13 AULA	mq. 56,35
14 AULA	mq. 54,75
15 SOTTOTETTO INAGIBILE	mq. 116,65
16 LOCALI MACCHINE ASSI	mq. 3,21
17 SOTTOTETTO INAGIBILE	mq. 47,75

DIMENSIONI APERTURE ESTERNE	
01 1,25x1,67	mq. 2,08
02 1,48x2,10	mq. 3,10
03 2,05x2,00-ABBAND.	mq. 1,90
04 1,40x1,34-LUCERNARIO	mq. 1,88
05 2,70x1,14-LUCERNARIO	mq. 0,79
06 2,55x0,78-LUCERNARIO	mq. 0,43
07 1,05x1,35-LUCERNARIO	mq. 1,42
08 1,50x2,70	mq. 3,51

DIMENSIONI APERTURE INTERNE	
01 0,90x2,10	mq. 1,89
02 0,70x2,10	mq. 1,47
03 1,00x2,10	mq. 2,10
04 0,90x2,10 SCORREVOLE	mq. 1,89
05 2,00x0,72	mq. 1,44
06 2,00x0,72	mq. 1,44
07 SAMPURTO # 150 cm	mq. 0,88
08 0,80x2,10	mq. 1,68
09 1,25x2,10	mq. 2,63
10 1,30x2,10	mq. 2,73
11 0,70x3,15	mq. 2,20

- LEGENDA:**
- ⊙ individuazione del locale
 - 🔥 ESTINTORE PORTATILE 6Kg polvere
 - 🔥 ESTINTORE PORTATILE 2Kg CO2
 - 🔊 PULSANTE ALLARME ANTINCENDIO
 - 🔥 RIVELATORE DI FUMO
 - 🚪 LUCE DI EMERGENZA
 - 🚪 NASPO ANTINCENDIO
 - 🚪 PIANO DI EVACUAZIONE
 - ⚡ QUADRO ELETTRICO
 - 🔊 PANNELLO ACUSTICO LUMINOSO
 - 🔊 QUADRO RIVELAZIONE INCENDIO
 - 🔊 ALLARME SONORO INCENDIO
 - 🚰 ATTACCO AUTOPOMPA
 - 🚪 USCITA D'EMERGENZA
 - ➡ PERCORSO DI USCITA ORIZZONTALE
 - ➡ PERCORSO DI USCITA VERSO IL BASSO
 - ➡ PERCORSO DI USCITA VERSO L'ALTO
 - 🚪 PUNTO DI RACCOLTA

SERVIZIO EDILIZIA SCOLASTICA

PROVINCIA DI PARMA

LICEO G. D. ROMAGNOSI
Viale Maria Luigia, 1 - Parma



Planimetrie allegatale al
Piano di Emergenza Interno
Redatto ai sensi del D.M. 10 marzo 1998

PIANTA PIANO SOTTOTETTO		TAVOLA:
		PR 05
formato:	scala:	1:100
file:		
rev.	data	redatto da:
01	02-2023	
02	10-2023	
03		
Redatto a cura:		note:
Geom. Lucia Siri		Emissione
		sostituisce ed integra la tavola del